
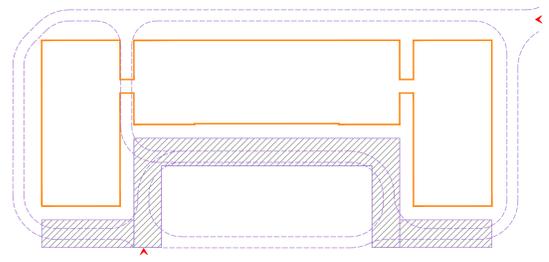
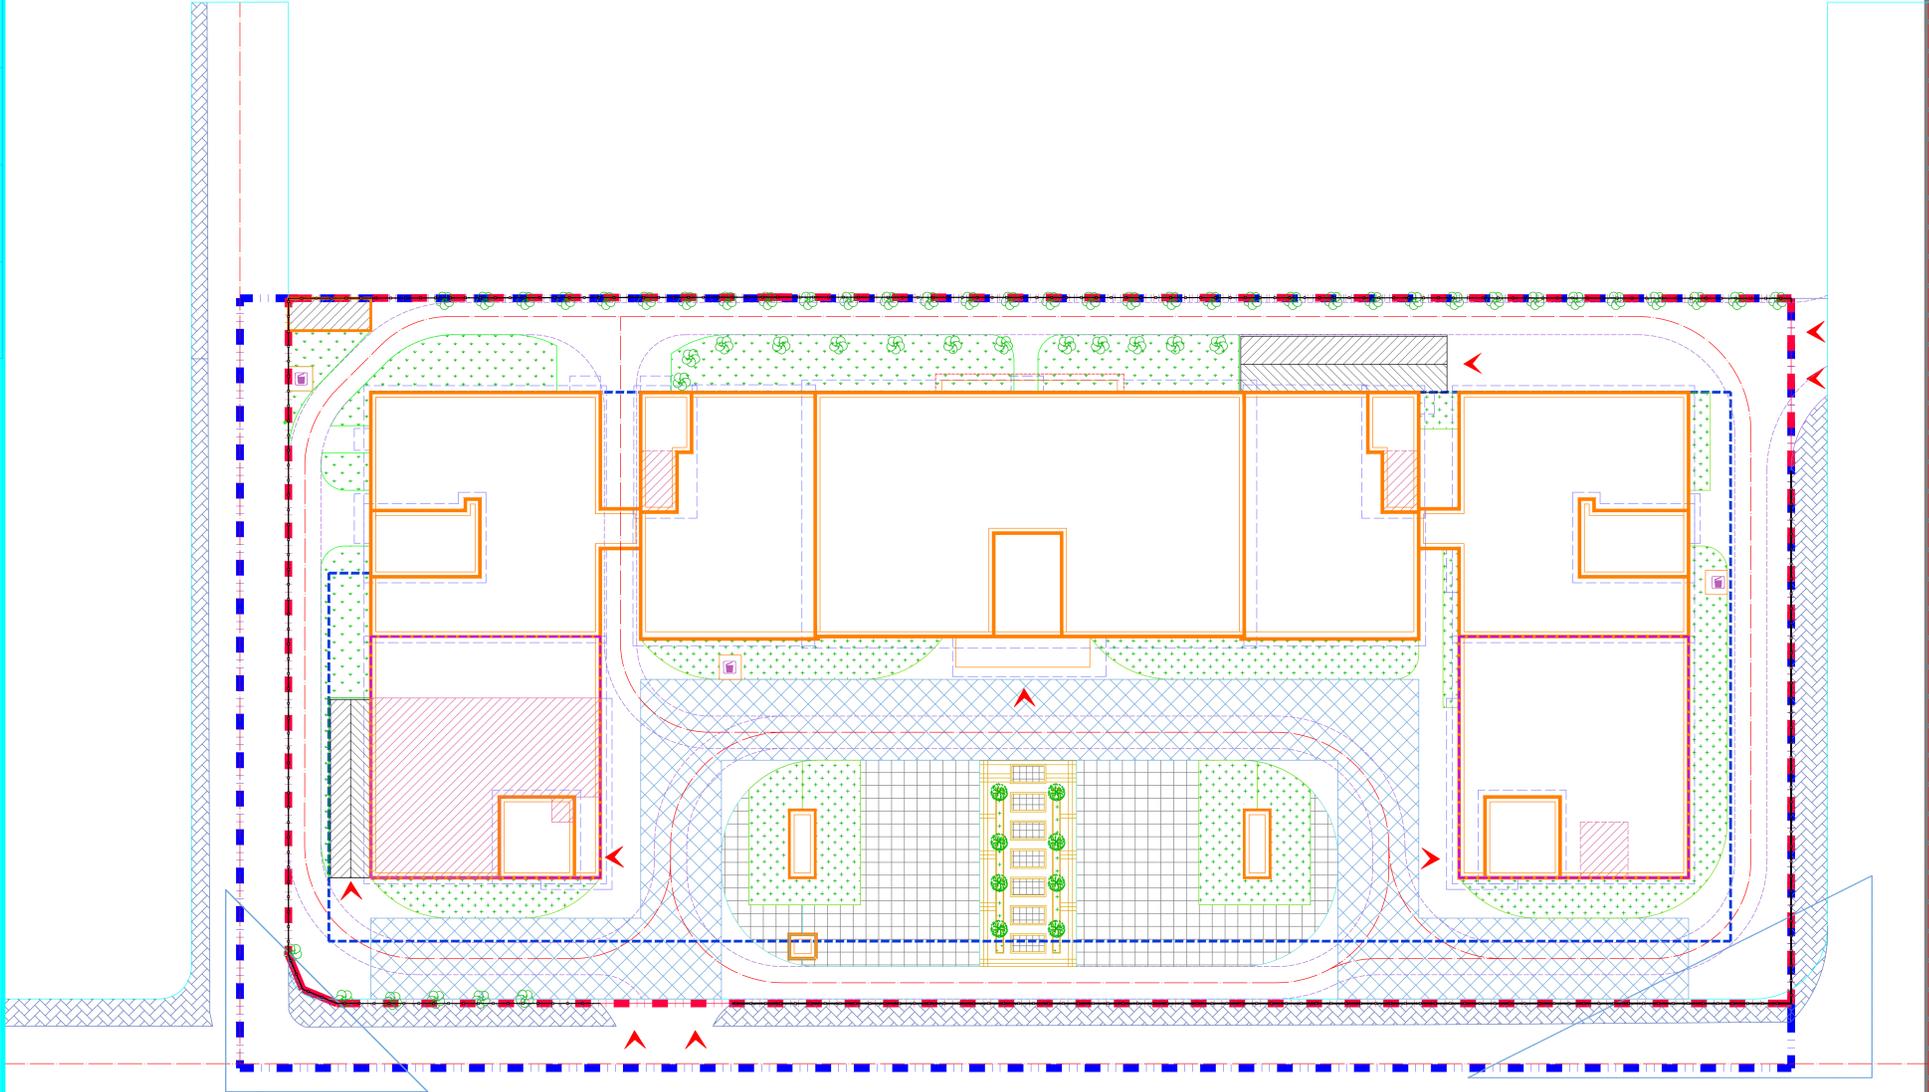


专业	姓名	日期
暖通		
给排水		
电气		
弱电		
其他		

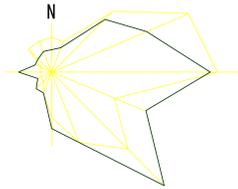


附注:

注册章

工程设计出图专用章

恒企工程技术集团有限公司

■ 建筑设计: 甲级 ■ 风景园林设计: 乙级  
■ 城乡规划设计: 乙级 ■ 市政工程设计: 乙级  
■ 公路工程设计: 丙级  
电话: 0771-2203696 传真: 0771-2203696

建设单位:

项目名称:

子项目名称:

图纸名称:

审定人	张学军
项目负责人	张学军
审核人	张学军
专业技术负责人	张学军
校对	张学军
设计人	何敏
制图人	何敏

设计号:	
专业:	
设计阶段:	
比例	规格
出图日期:	
图号	
版次	日期

二维码识别

版权所有, 不得复制、套用。