



会签专业	暖通空调
会签专业	电气
会签专业	给排水
会签专业	结构
会签专业	建筑



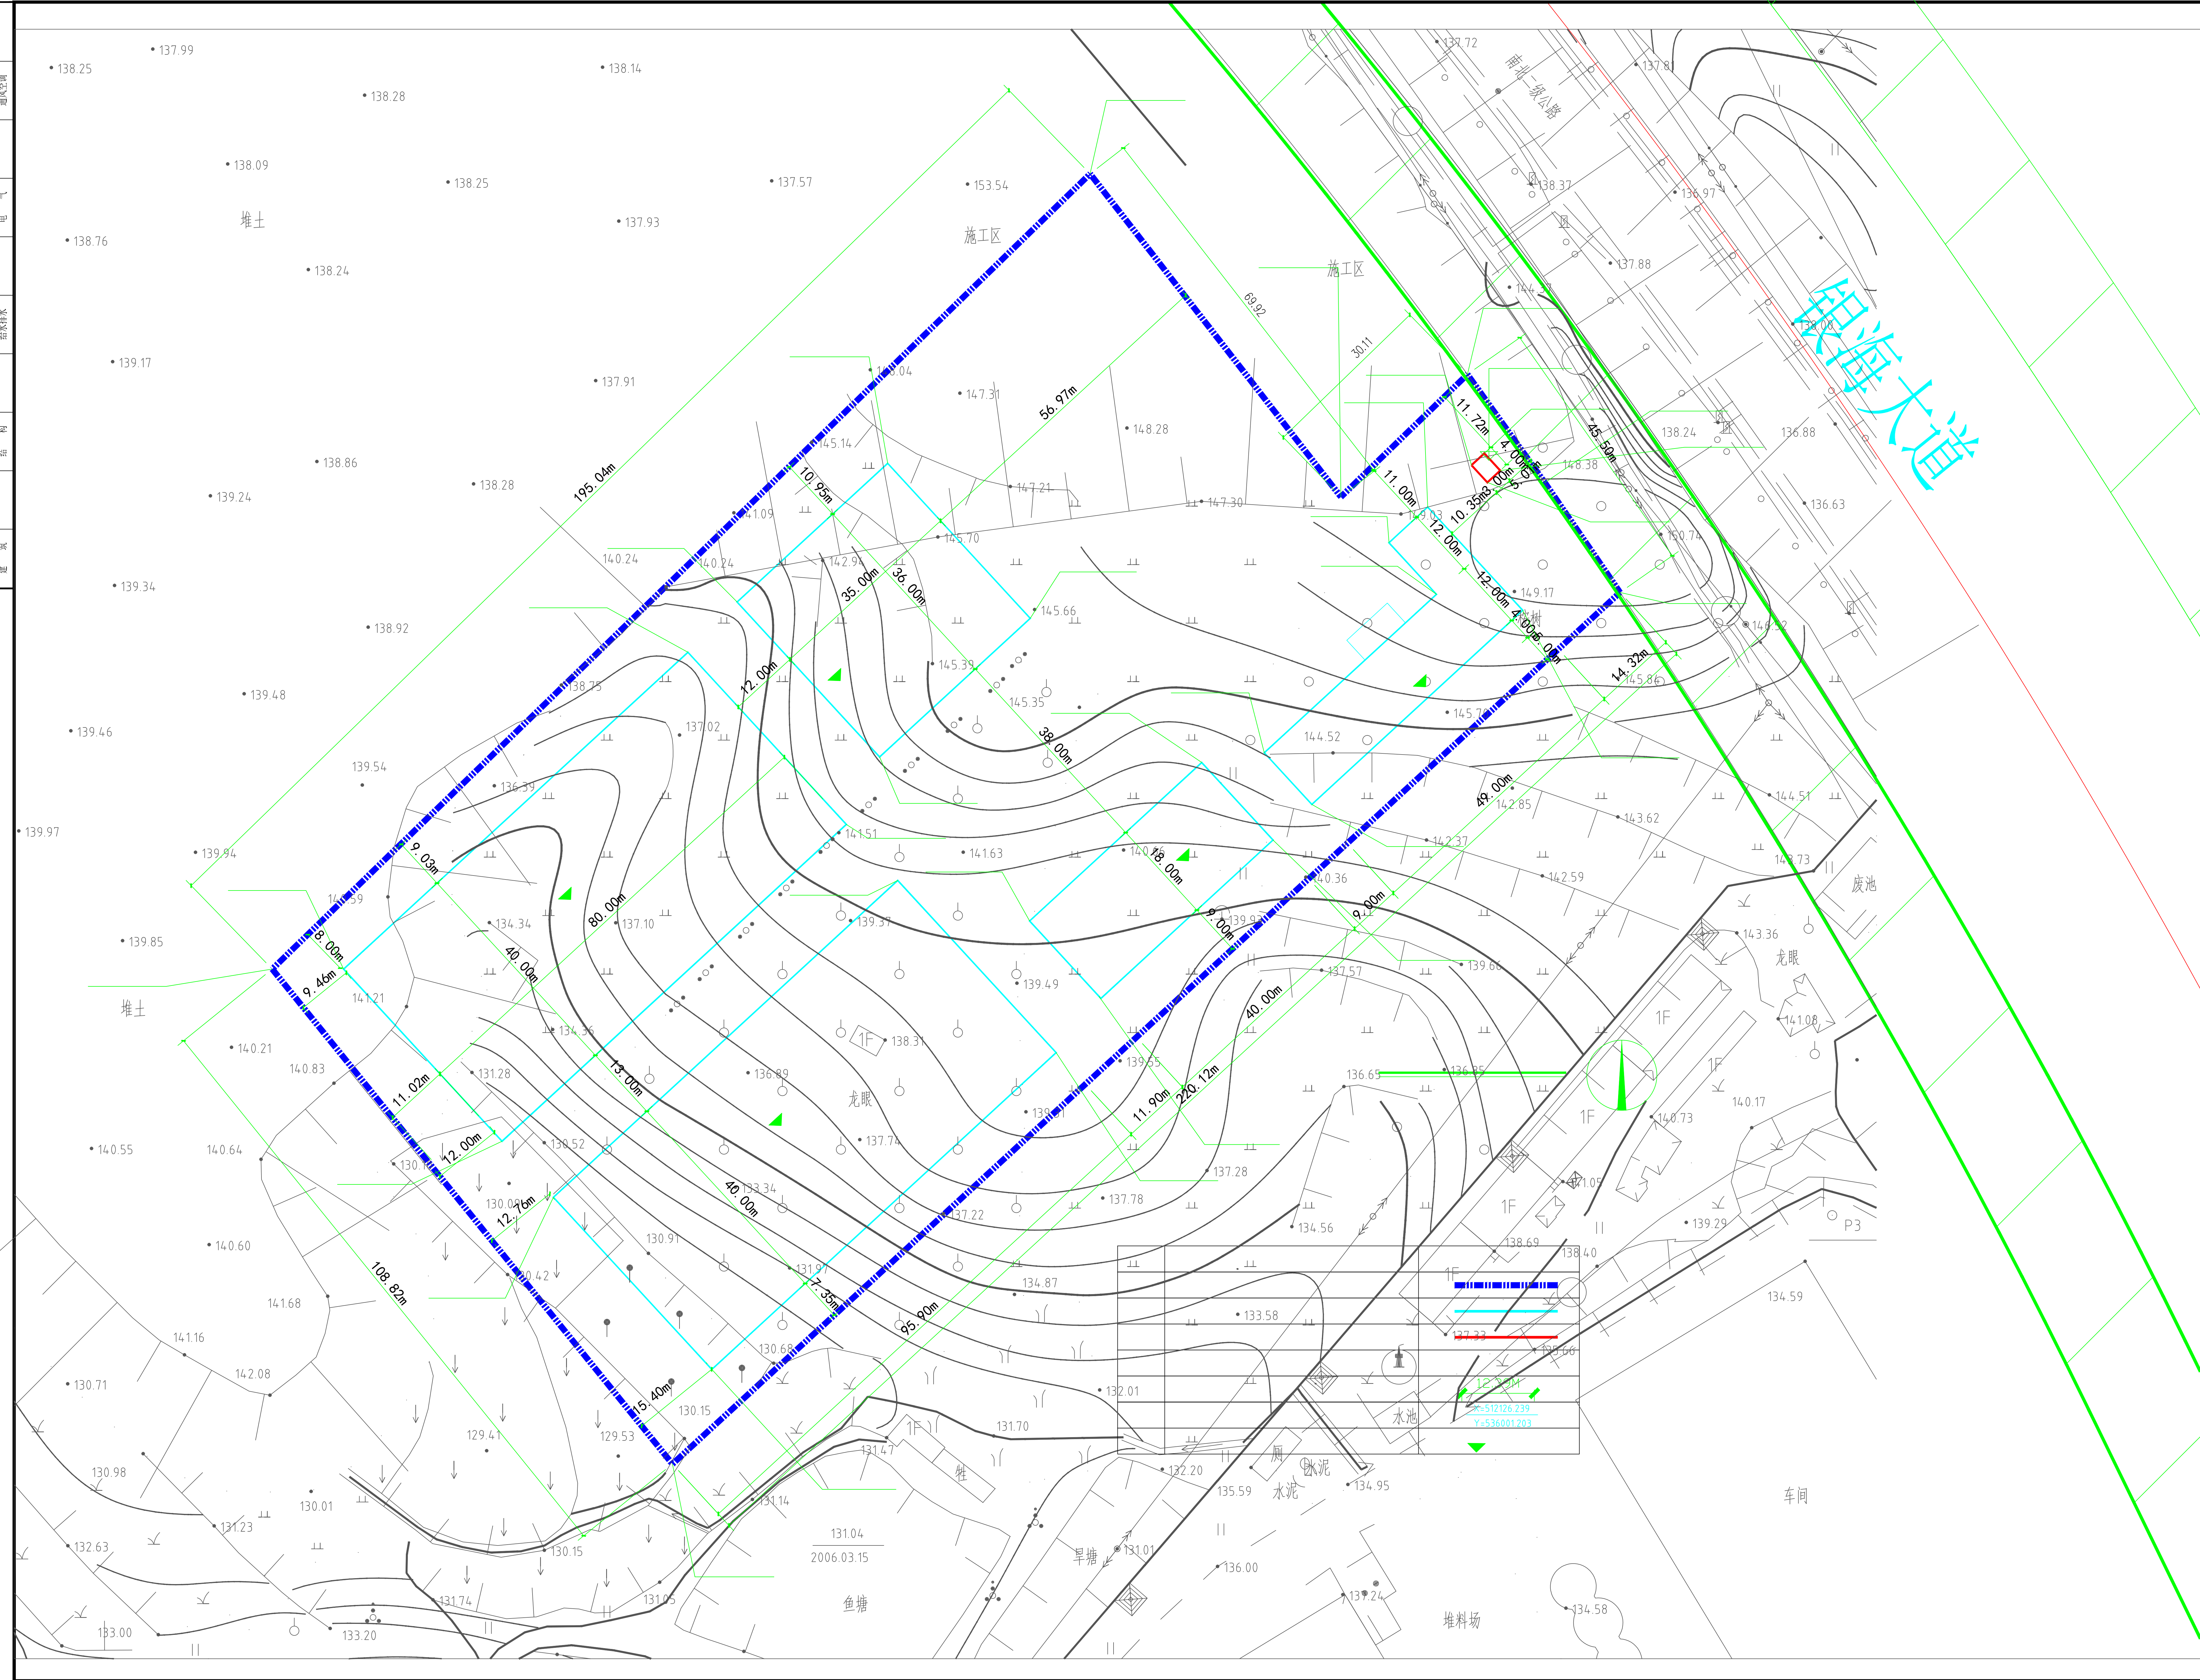

**南之都建筑集团  
有限公司**

工程设计资质证书编号: A245001291  
建筑行业(建筑工程)乙级; 市政行业(给水工程、排水工程、燃气工程)乙级; 内资甲级工程咨询单位

版次 REV	修改内容 DESCRIPTION	日期 DATE

职务 DUTY	姓名 NAME	签署 SIGNATURE
项目负责人 PROJECT MGR	孙博	
审定 AUTHORIZED BY	廖克虎	
审核 CHECKED BY	黄曲业	
审核 DISCIPLINE CHIEF	孙博	
校对 CHECKED BY	廖克虎	
设计 DESIGNED BY	胡祖韦	
制图 DRAWING	胡祖韦	

建设单位 CLIENT  
南宁市诚通管业有限公司

项目名称 PROJECT  
新型管材建设项目门卫室

图名 TITLE

项目编号 NO. NO.	第一版 REV. 1	阶段 STATION	方案 PLAN

日期 DATE: 2024.06      图号 DWG NO.: JZ-001

\*本图仅供内部使用,不得用于其他项目。\* 未经授权,不得复制或传播。